
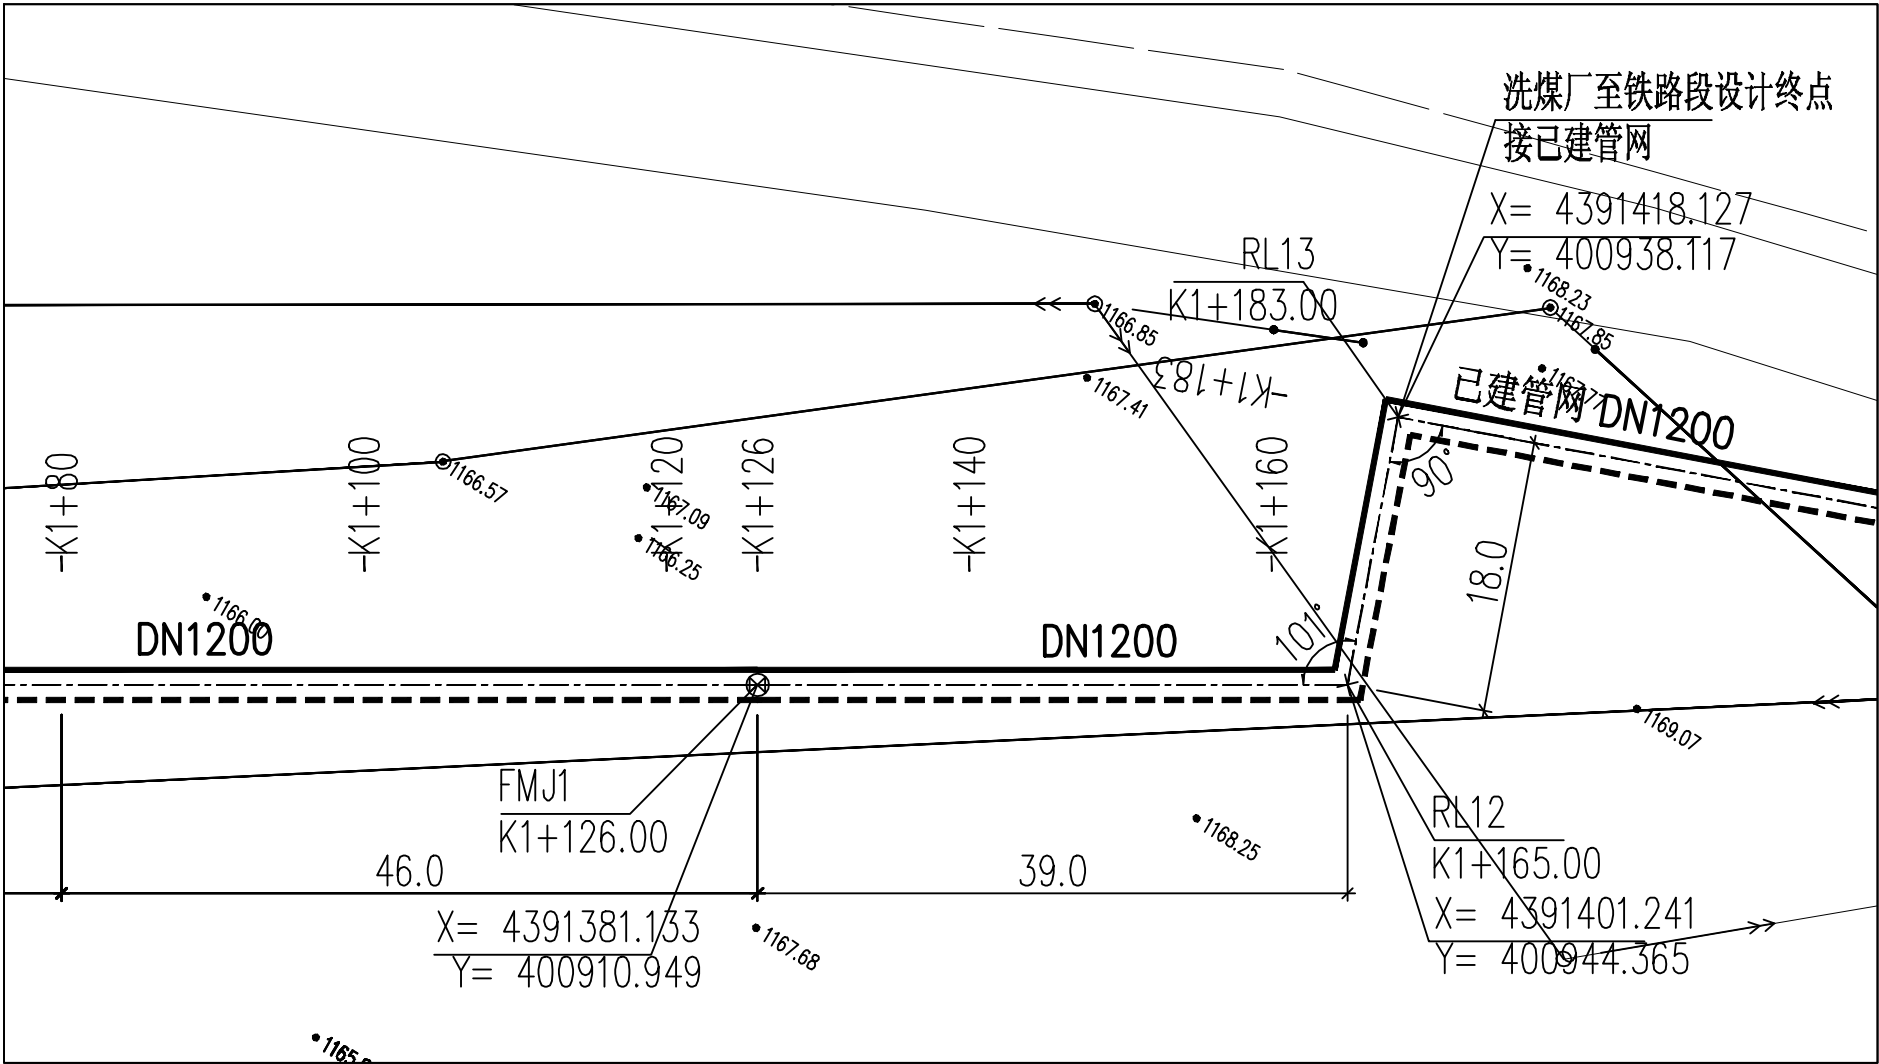



专业	暖通
专业	给排水
专业	电气
专业	结构
专业	机械
专业	其他

第 7 张共 7 张
洗煤厂至铁路段

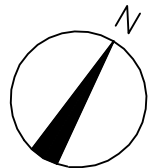

纵 1:100
横 1:500

自然地面标高
设计路面标高
管底标高
管顶覆土
管道桩号
平面距离 (m) / 坡度
平面简图
节点编号
管道基础

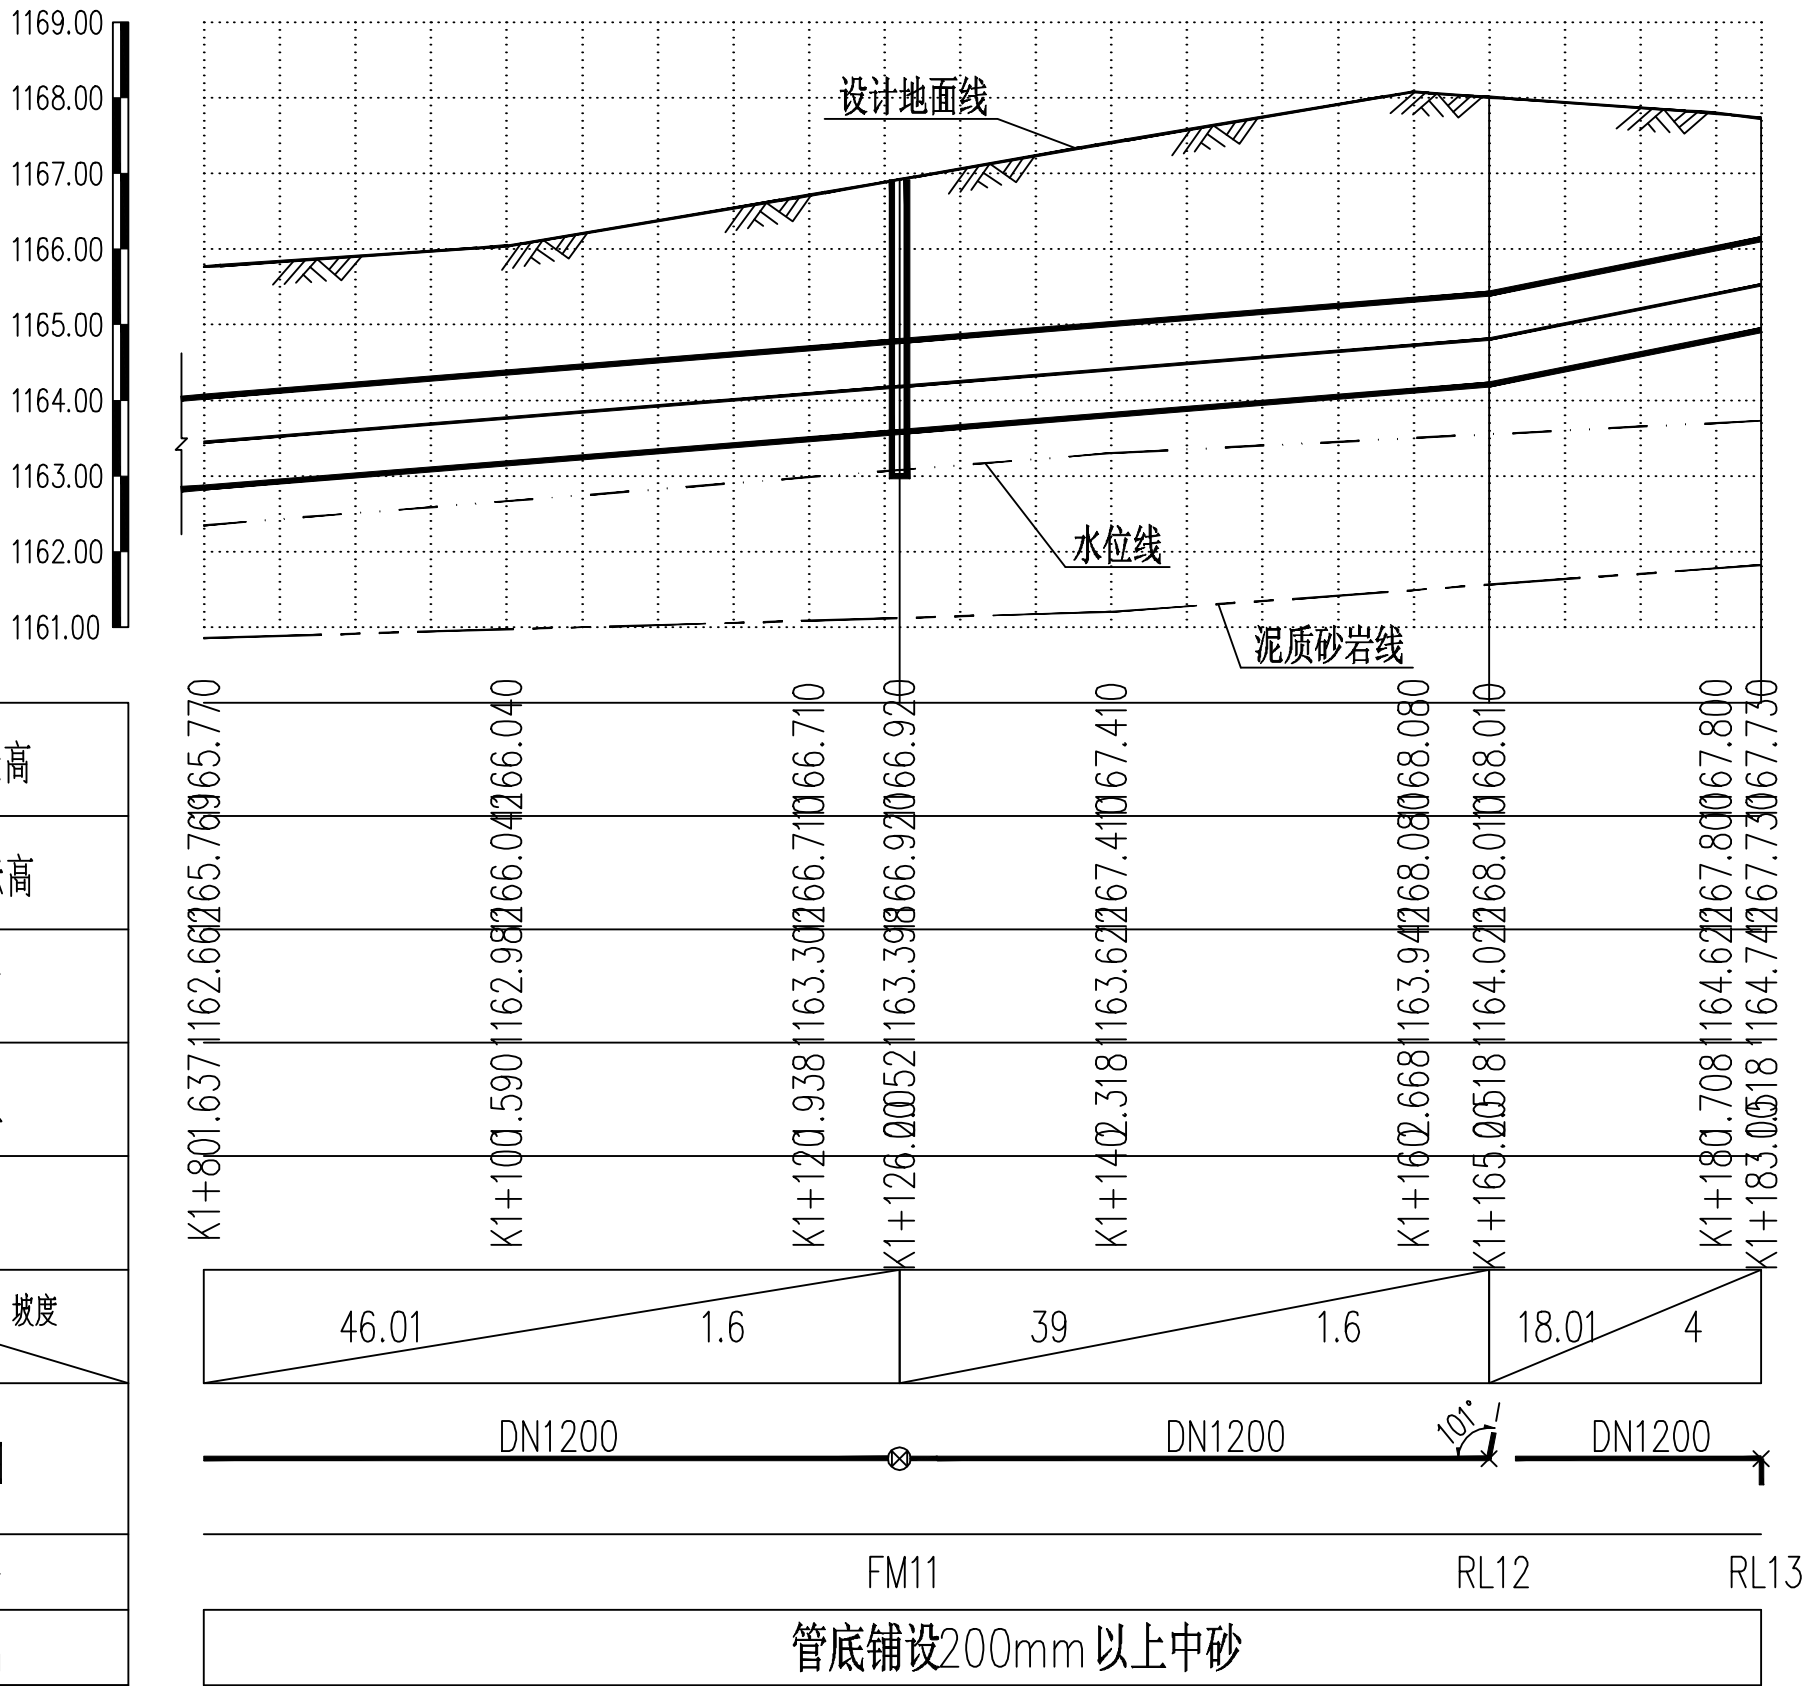

中国市政工程华北设计研究总院有限公司
North China Municipal Engineering Design & Research Institute Co., Ltd.

项目负责人
Project Person in Charge
王卓胤
专业负责
Specialized Person in Charge
王卓胤

审核
Review
戴东辉
校核
Check
郑萌

设计
Design
王卓胤
绘图
Draw
王卓胤

工程名称
Project
管网应急维修改造项目
设计项目
Design Item
供热管网

海勃湾区隔压站零次

图名
Drawing Name
管网平面及纵断面图 (七)

工号
Project No.
2025-S-006-013
分号
Division No.
1

日期
Date
2025年7月
图号
Drawing No.
R-13

阶段
Design Stage
施工图
版次
Version
A

阶段
Design Stage
施工图
版次
Version
A

